

A

B


C

D

A3: 420 * 297

新能源发电送变电乙级 A233956363

配电房1630KVA

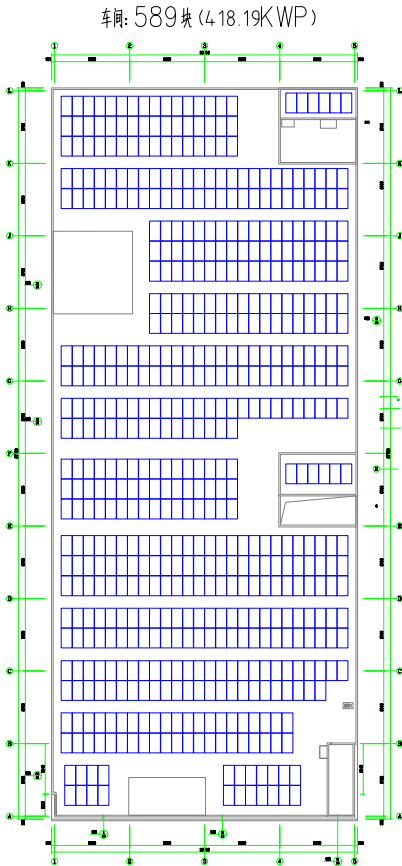

浙江浩洋新能源电力有限公司				上海荣泰健康科技股份有限公司 418.19KW分布光伏发电项目		设计 审核
审定		校核		屋顶总589块光伏组件排布图		
审核		设计	赵琛			
日期	2025-4-1	比例				
				图号		